


Planimetria Impianto idrico Cellula Vitale scala 1:25

Schema impianto idrico aquaponica della Cellula Vitale



Sezione Impianto idrico Cellula Vitale scala 1:25

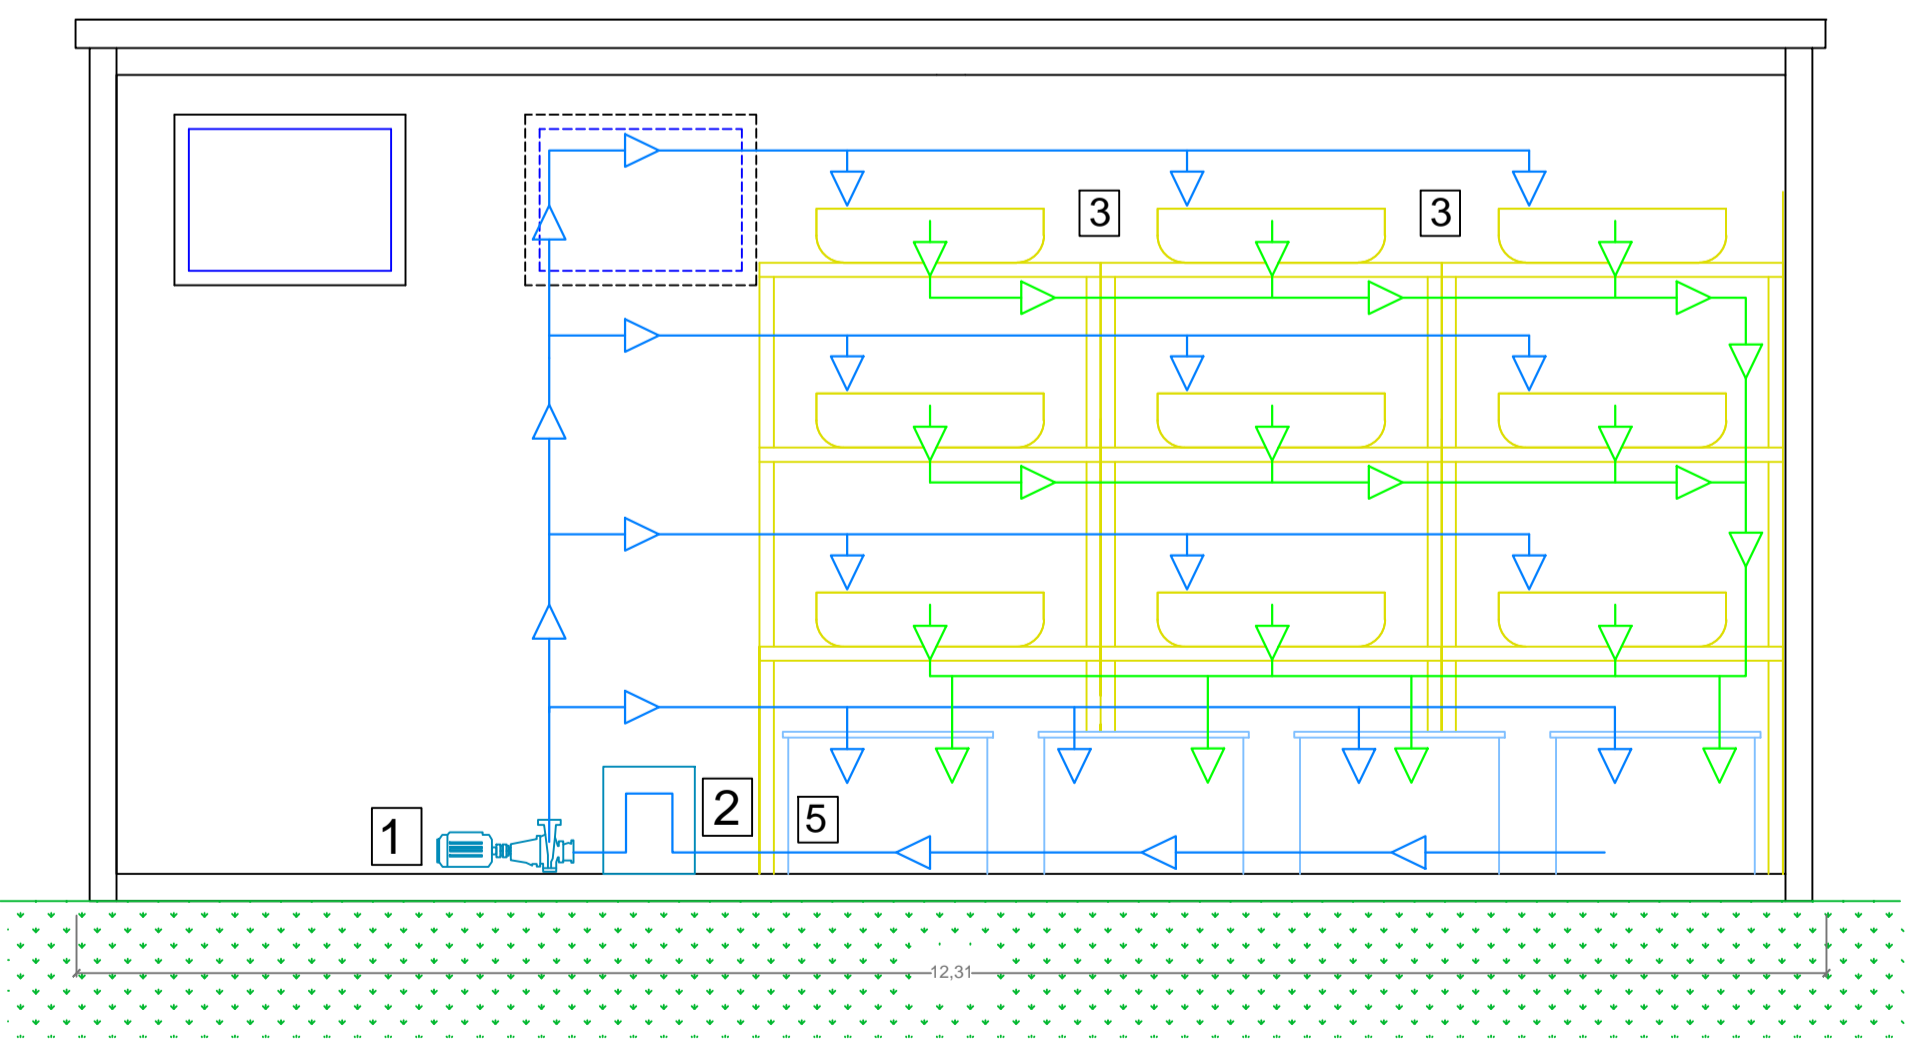

Planimetria Impianto elettrico Box schelner Cellula vitale scala 1:25

LEGENDA	
1	Pompe per impianto di acquacoltura
2	Sistema di filtrazione per impianto di acquacoltura
3	Vertical Farm
4	Vasche acquacoltura da 150 L
5	Vasche acquacoltura da 200 L
6	Inverter impianto Fotovoltaico
7	Gruppo di accumulo con batterie a Lito (Li-ion)
8	Pompa di calore a inverter
9	Quadro elettrico generale
10	Quadro stazione di monitoraggio e sensori
11	Moduli fotovoltaici
12	Seminatrice
13	Germinatoio

LEGENDA IMPIANTO ELETTRICO			
	Quadro Elettrico		Lampada LED sospesa a soffitto da esterno
	Nodo equipotenziale		Lampada LED a parete da esterno
	Interruttore da esterno		Corpo illuminante LED
	Presse interbloccata 2p+T da esterno		Pozzetto di Terra
	Condotto di terra		

LEGENDA IMPIANTO IDRICO	
	Linea di carico da letti di coltura
	Linea di carico vasche acquacoltura

PROGETTO
 Cellule technologique de LA VIE
“CELAVIE”
 Attività: 4.1.1.
PROGETTO ESECUTIVO
SCHEMA IMPIANTO ELETTRICO ED IDRICO
 PARTNER: GREEN FUTURE S.R.L.
 Rev.00 - 29/03/2021